



LEYENDA RECORRIDO DE EVACUACIÓN

- RECORRIDO DE EVACUACIÓN PRINCIPAL
- RECORRIDO DE EVACUACIÓN SECUNDARIA
- SENTIDO DE EVACUACIÓN
- SALIDA FINAL DEL RECORRIDO DE EVACUACIÓN
- SALIDA DE EMERGENCIA
- PUNTO DE ENCUENTRO

LEYENDA CONTRAINCENDIOS

- ALUMBRADO DE EMERGENCIA Y SEÑALIZACIÓN
- ALUMBRADO DE EMERGENCIA Y SEÑALIZACIÓN ESTANCO
- DETECTOR OPTOELECTRÓNICO DE HANOS
- CENTRAL DETECCIÓN DE INCENDIO
- SEÑAL ACÚSTICA DE EMERGENCIA
- PULSADOR DE ALARMA
- EXTINTOR PORTÁTIL DE POLVO POLIVALENTE 21A/113B
- EXTINTOR PORTÁTIL DE ANHIDRIDO CARBÓNICO 21B
- EXTINTOR PORTÁTIL DE POLVO POLIVALENTE 21A/113B
- BOCA DE INCENDIOS EQUIPADA
- LETREIRO INDICATIVO "NO HAY SALIDA"
- LETREIRO INDICATIVO "SALIDA"
- ESCALERA DE EVACUACIÓN PROTEGIDA

INSTALACIONES Y ELEMENTOS QUE NO PUEDEN SER RECOPILADOS EN QUE OLEEN AFECTADAS LAS MEDIDAS DE SEGURIDAD CONTRA INCENDIOS:

- Muros y paredes exteriores.
- Elementos estructurales, vigas, pilares, forjados, etc.
- Fallos técnicos.
- Escaleras.
- Plásticos.
- Ventilación de escaleras.
- Acristal de vidrios.
- Puertas de compartimentación.
- Puertas de salidas y vías de evacuación.
- Aumentar los recorridos de evacuación con levantamiento de techos o rampas o dispositivos.
- Instalaciones de protección contra incendio, (dte, detección, alarma, etc.).
- Instalación eléctrica.
- Aparatos de emergencia.
- Grupo electrogénico.

EN CADA HABITACION:

PLANO A ESCALA REDUCIDA CON INSTRUCCIONES PARA LOS CUENTES EN CASO DE INCENDIO A DIBUJAR Y CATEL INDICANDO PROHIBIDO FUMAR EN LA CAMA.

NOTA:

EL ALUMBRADO DE EMERGENCIA ESTÁ PREVISTO CON BLOQUES AUTÓNOMOS CON FUENTE DE ALIMENTACIÓN PROPIA Y UNA AUTONOMÍA DE 1HORA.

DIÁMETROS CONEXIONADO TUBOS SEGUN ESQUEMA RED DE B.I.E.S BOCA DE INCENDIOS EQUIPADA.

ALTURA COLOCACION B.I.E.S E 120

PGD
PGDIBALEAR SL

Calle Órtem de Passamanera, 5
3º - 1ª Polígono Son Rossinyol
07009 Palma de Mallorca
TEL: 971 43 87 81
www.pgdi.es | pgdi@pgdi.es

PROMOTOR
ANLUGA S.A.

PROYECTO
REFORMA
INSTALACIONES
COMPLETAS

SITUACION OBRA
C/ ESTANYOL, 13
07560 CALA
MILLOR
T.M SANT
LLORENÇ DES
CARDASSAR

PLANO
PL. PRIMERA
EDIFICIO B
CONTRA
INCENDIOS

FECHA DICIEMBRE 2025

REVISIONES

ESCALA 1:100

EXPEDIENTE 378.00

Nº PLANO CI.11

EL INGENIERO

MIGUEL A. VERGER MARTÍN
ING. INDUSTRIAL col. 397



LEYENDA RECORRIDO DE EVACUACIÓN

- RECORRIDO DE EVACUACIÓN PRINCIPAL
- RECORRIDO DE EVACUACIÓN SECUNDARIA
- SENTIDO DE EVACUACIÓN
- SALIDA FINAL DEL RECORRIDO DE EVACUACIÓN
- SALIDA DE EMERGENCIA
- PUNTO DE ENCUENTRO

LEYENDA CONTRAINCENDIOS

- ALUMBRADO DE EMERGENCIA Y SEÑALIZACIÓN
- ALUMBRADO DE EMERGENCIA Y SEÑALIZACIÓN ESTANCO
- DETECTOR OPTOELECTRÓNICO DE HUMOS
- CENTRAL DE DETECCIÓN DE EMERGENCIA
- SEÑAL ACÚSTICA DE EMERGENCIA
- PULSADOR DE ALARMA
- EXTINTOR PORTÁTIL DE POLVO POLIVALENTE 21A/113B
- EXTINTOR PORTÁTIL DE ANHIDRIDO CARBÓNICO 21B
- EXTINTOR PORTÁTIL DE POLVO POLIVALENTE 21A/113B
- BOCA DE INCENDIOS EQUIPADA
- LETRERO INDICATIVO "NO HAY SALIDA"
- LETRERO INDICATIVO "SALIDA"
- ESCALERA DE EVACUACIÓN PROTEGIDA

INSTALACIONES Y ELEMENTOS QUE NO PUEDEN SER RECUBIERTOS EN QUE OCELEN AFECTADAS LAS MEDIDAS DE SEGURIDAD CONTRA INCENDIOS:

- Muros y paredes exteriores.
- Elementos estructurales, vigas, pilares, forjados, etc.
- Falsos techos.
- Escaleras.
- Plásticos.
- Ventilación de escaleras.
- Archivos de salidas.
- Puertas de compartimentación.
- Puertas de salidas y vías de evacuación.
- Aumentar los recorridos de evacuación con levantamiento de techos o rampas o divisores.
- Instalaciones de protección contra incendio (dte, detección, alarma, etc.).
- Instalación eléctrica.
- Alumbrado de emergencia.
- Grupo electrógeno.

EN CADA HABITACION:

PLANO A ESCALA REDUCIDA CON INSTRUCCIONES PARA LOS CUENTES EN CASO DE INCENDIO A DORMIR Y CANGEL INDICANDO PROHIBIDO FUMAR EN LA CAMA.

NOTA:

EL ALUMBRADO DE EMERGENCIA ESTÁ PREVISTO CON BLOQUES AUTÓNOMOS CON FUENTE DE ALIMENTACIÓN PROPIA Y UNA AUTONOMÍA DE 1 HORAS.

DIÁMETROS CONEXIONADO TUBOS SEGUN ESQUEMA RED DE B.I.E.S. BOCA DE INCENDIOS EQUIPADA.

ALTURA COLOCACION B.I.E.S. E 120

PGD
PGDIBALEAR SL
 Calle Órtem de Passamanera, 5
 3º - 1ª Polígono Son Rossinyol
 07009 Palma de Mallorca
 TEL: 971 43 87 81
 www.pgdi.es | pgdi@pgdi.es

PROMOTOR
ANLUGA S.A.

PROYECTO
**REFORMA
 INSTALACIONES
 COMPLETAS**

SITUACIÓN OBRA
**C/ ESTANYOL, 13
 07560 CALA
 MILLOR
 T.M SANT
 LLORENÇ DES
 CADASSAR**

PLANO
**PL. SEGUNDA
 EDIFICIO B
 CONTRA
 INCENDIOS**

FECHA **DICIEMBRE 2025**

REVISIONES

FECHA	Nº	FECHA	Nº
.....
.....

ESCALA **1:100**

EXPEDIENTE **378.00**

Nº PLANO **CI.12**

EL INGENIERO




LEYENDA RECORRIDO DE EVACUACIÓN

- RECORRIDO DE EVACUACIÓN PRINCIPAL
- RECORRIDO DE EVACUACIÓN SECUNDARIA
- SENTIDO DE EVACUACIÓN
- SALIDA FINAL DEL RECORRIDO DE EVACUACIÓN
- SALIDA DE EMERGENCIA
- PUNTO DE ENCUENTRO

LEYENDA CONTRAINCENDIOS

- ALUMBRADO DE EMERGENCIA Y SEÑALIZACIÓN
- ALUMBRADO DE EMERGENCIA Y SEÑALIZACIÓN ESTANCO
- DETECTOR OPTOELECTRÓNICO DE HANCO
- CENTRAL DE DETECCIÓN DE INCENDIO
- SEÑAL ACÚSTICA DE EMERGENCIA
- PULSADOR DE ALARMA
- EXTINTOR PORTÁTIL DE POLVO POLIVALENTE 21A/113B
- EXTINTOR PORTÁTIL DE ANHIDRIDO CARBÓNICO 21B
- EXTINTOR PORTÁTIL DE POLVO POLIVALENTE 21A/113B
- BOCA DE INCENDIOS EQUIPADA
- LETREIRO INDICATIVO "NO HAY SALIDA"
- LETREIRO INDICATIVO "SALIDA"
- ESCALERA DE EVACUACIÓN PROTEGIDA

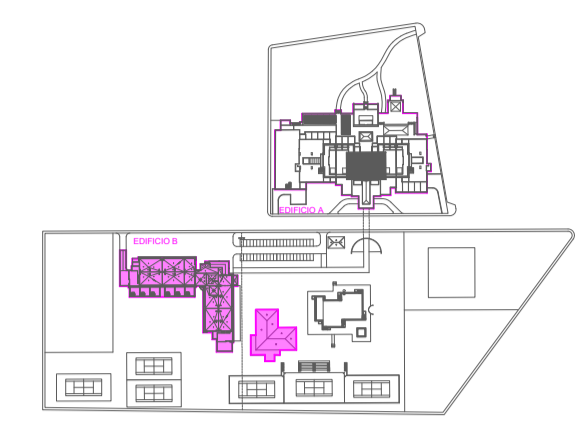

INSTALACIONES Y ELEMENTOS QUE NO PUEDEN SER RECUPERADOS EN QUE OCELEN AFECTADAS LAS MEDIDAS DE SEGURIDAD CONTRA INCENDIOS:

- Muros y paredes exteriores.
- Elementos estructurales, vigas, pilares, forjados, etc.
- Falsos techos.
- Escaleras.
- Plásticos.
- Ventilación de escaleras.
- Acristo de vidrios.
- Puertas de compartimentación.
- Puertas de salida y vías de evacuación.
- Aumentar los recorridos de evacuación con levantamiento de techos o rampas o
- mamparas o
- instalaciones de protección contra incendio, (dte, detección, alarma, etc.).
- Instalación eléctrica.
- Alumbrado de emergencia.
- Grupo electrógeno.

EN CADA HABITACION:

PLANO A ESCALA REDUCIDA CON INSTRUCCIONES PARA LOS CUENTES EN CASO DE INCENDIO A DIBUJOS Y CANTIL INDICANDO PROHIBIDO FUMAR EN LA CAMA.

NOTA:

EL ALUMBRADO DE EMERGENCIA ESTÁ PREVISTO CON BLOQUES AUTÓNOMOS CON FUENTE DE ALIMENTACIÓN PROPIA Y UNA AUTONOMÍA DE 1HORA.

DIÁMETROS CONEXIONADO TUBOS SEGUN ESQUEMA RED DE B.I.E.S BOCA DE INCENDIOS EQUIPADA.

ALTURA COLOCACION B.I.E.S E 120

PGD
PGDIBALEAR SL
 Calle Órten de Passamanera, 5
 3º - 1ª Polígono Son Rossinyol
 07009 Palma de Mallorca
 TEL: 971 43 87 81
 www.pgdi.es | pgdi@pgdi.es

PROMOTOR
ANLUGA S.A.

PROYECTO
REFORMA INSTALACIONES COMPLETAS

SITUACIÓN OBRA
**C/ ESTANYOL, 13
 07560 CALA MILLOR
 T.M SANT LLORENÇ DES CARDASSAR**

PLANO
PL. TERCERA EDIFICIO B CONTRA INCENDIOS

FECHA **DICIEMBRE 2025**

REVISIONES


FECHA	Nº	FECHA	Nº
.....
.....

ESCALA **1:100**

EXPEDIENTE **378.00**

Nº PLANO **CI.13**

EL INGENIERO

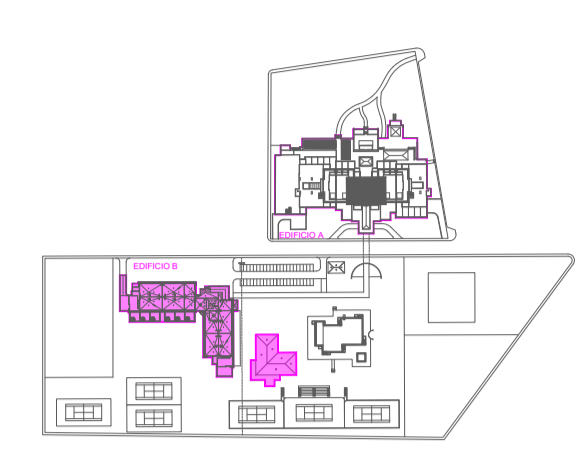

LEYENDA RECORRIDO DE EVACUACIÓN	
	RECORRIDO DE EVACUACIÓN PRINCIPAL
	RECORRIDO DE EVACUACIÓN SECUNDARIA
	SENTIDO DE EVACUACIÓN
	SALIDA FINAL DEL RECORRIDO DE EVACUACIÓN
	SALIDA DE EMERGENCIA
	PUNTO DE ENCUENTRO

LEYENDA CONTRAINCENDIOS	
	ALUMBRADO DE EMERGENCIA Y SEÑALIZACIÓN La cifra dentro de la "E" indica los LÍMINES El subíndice "1" indica PILOTO DE SEÑALIZACIÓN
	ALUMBRADO DE EMERGENCIA Y SEÑALIZACIÓN ESTANCO La cifra dentro de la "E" indica los LÍMINES El subíndice "2" indica PILOTO DE SEÑALIZACIÓN
	DETECTOR OPTOELECTRÓNICO DE HANCO
	CENTRAL DE DETECCIÓN DE EMERGENCIA
	SEÑAL ACÚSTICA DE EMERGENCIA (Con pictograma indicativo)
	PULSADOR DE ALARMA (Con pictograma indicativo)
	EXTINTOR PORTÁTIL DE POLVO POLIVALENTE 21A/113B (Con pictograma indicativo)
	EXTINTOR PORTÁTIL DE ANHIDRIDO CARBÓNICO 21B (Con pictograma indicativo)
	EXTINTOR PORTÁTIL DE POLVO POLIVALENTE 21A/113B (Con pictograma indicativo)
	BOCA DE INCENDIOS EQUIPADA (Con pictograma indicativo)
	LETRERO INDICATIVO "NO HAY SALIDA"
	LETRERO INDICATIVO "SALIDA"
	ESCALERA DE EVACUACIÓN PROTEGIDA

INSTALACIONES Y ELEMENTOS QUE NO PUEDEN SER REEMPLAZADOS EN QUE OCELEN AFECTADAS LAS MEDIDAS DE SEGURIDAD CONTRA INCENDIOS	
- Muros y paredes exteriores.	
- Elementos estructurales, vigas, pilares, forjados, etc.	
- Fachadas.	
- Escaleras.	
- Fachadas.	
- Ventilación de escaleras.	
- Acristo de vidrios.	
- Puertas de compartimentación.	
- Puertas de salida y vías de evacuación.	
- Aumentar los recorridos de evacuación con levantamiento de techos o	
- mamparas - divisores.	
- Instalaciones de protección contra incendio (dte, detección, alarma, etc.)	
- Instalación eléctrica	
- Aluminado de emergencia.	
- Grupo electrógeno.	

EN CADA HABITACIÓN:	
PLANO A ESCALA REDUCIDA CON INSTRUCCIONES PARA LOS CUENTES EN CASO DE INCENDIO (DINAMAS) Y CABLET INDICANDO PROHIBIDO FUMAR EN LA CAMA.	

NOTA:	
EL ALUMBRADO DE EMERGENCIA ESTÁ PREVISTO CON BLOQUES AUTÓNOMOS CON FUENTE DE ALIMENTACIÓN PROPIA Y UNA AUTONOMÍA DE 1HORA.	

DIÁMETROS CONEXIONADO TUBOS SEGUN ESQUEMA RED DE B.I.E.S BOCA DE INCENDIOS EQUIPADA.	
	ALTURA COLOCACION B.I.E.S

PGD
PGDIBALEAR SL
 Calle Órtem de Passamanera, 5
 3º - 1ª Polígono Son Rossinyol
 07009 Palma de Mallorca
 TEL: 971 43 87 81
 www.pgdi.es | pgdi@pgdi.es

PROMOTOR
ANLUGA S.A.

PROYECTO
REFORMA INSTALACIONES COMPLETAS

SITUACIÓN OBRA
**C/ ESTANYOL, 13
 07560 CALA MILLOR
 T.M SANT LLORENÇ DES CARDASSAR**

PLANO
PL. CUARTA EDIFICIO B CONTRA INCENDIOS

FECHA **DICIEMBRE 2025**

REVISIONES


FECHA	Nº	FECHA	Nº
.....
.....

ESCALA **1:100**

EXPEDIENTE **378.00**

Nº PLANO **CI.14**

EL INGENIERO

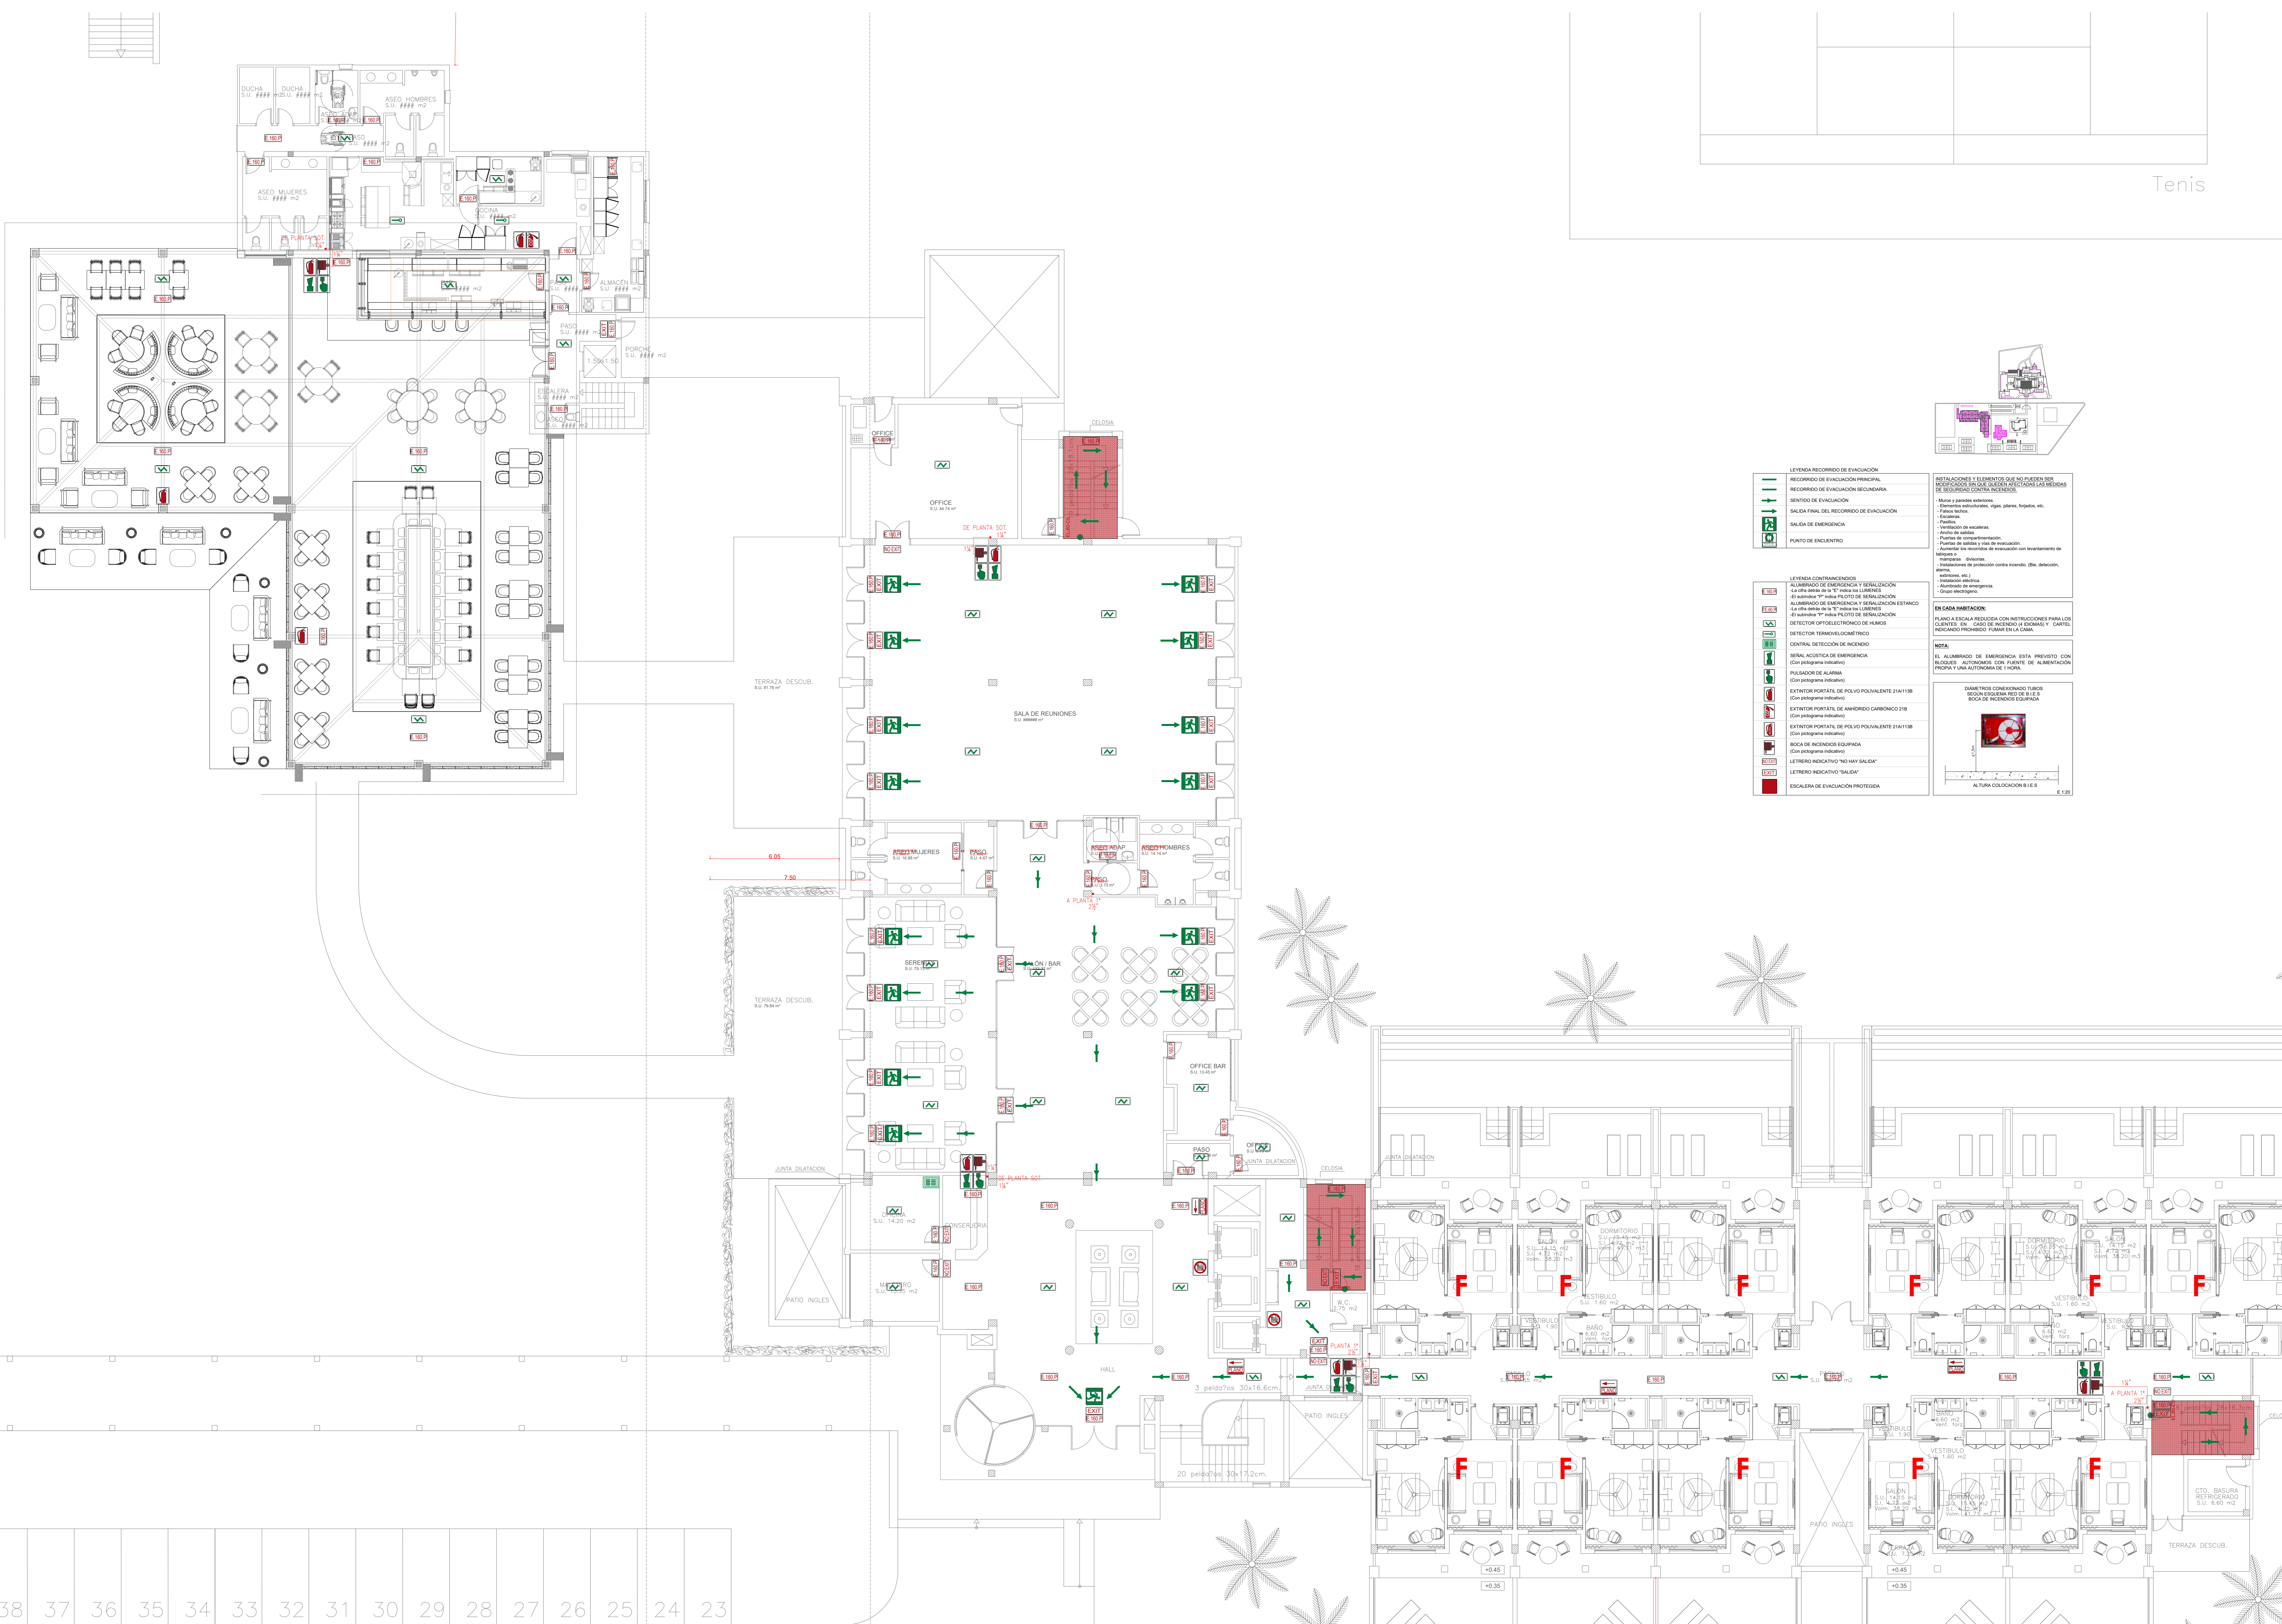

LEYENDA RECORRIDO DE EVACUACION

- RECORRIDO DE EVACUACION PRINCIPAL
- RECORRIDO DE EVACUACION SECUNDARIA
- SENTIDO DE EVACUACION
- SALIDA FINAL DEL RECORRIDO DE EVACUACION
- SALIDA DE EMERGENCIA
- PUNTO DE ENCUENTRO

LEYENDA CONTRA INCENDIOS

- ALARMADO DE EMERGENCIA Y SEÑALIZACION
- ALARMADO DE EMERGENCIA Y SEÑALIZACION ESTANCO
- DETECTOR OPTOELECTRONICO DE FUMOS
- DETECTOR TERMOVOLUMETRIC
- CENTRAL DE DETECCION DE INCENDIO
- BOMBA ACUSTICA DE EMERGENCIA
- PULSADOR DE ALARMA
- EXTINTOR PORTATIL DE POLVO POLIVALENTE 21A110B
- EXTINTOR PORTATIL DE ANHIDRIDO CARBONICO 21B
- EXTINTOR PORTATIL DE POLVO POLIVALENTE 21A110B
- BOCA DE INCENDIOS EQUIPADA
- LETrero INDICATIVO "NO PASAR SALIDA"
- LETrero INDICATIVO "SALIDA"
- ESCALERA DE EVACUACION PROTEGIDA

INSTALACIONES Y ELEMENTOS QUE NO PUEDEN SER MODIFICADOS SIN QUE QUEDA VERIFICADA LA SISTEMAS DE SEGURIDAD CONTRA INCENDIOS

- Módulo y panela señalizaciones
- Escaleras exteriores, vigas, pilares, forjados, etc.
- Fachada
- Escaleras
- Plafón
- Verificación de escaleras
- Plafón de compartimentación
- Puertas de cerramiento
- Puertas de salida y sala de evacuación
- Asamblea los recorridos de evacuación con levantamiento de medidas
- Instalaciones de protección contra incendios (Bos, detectores, etc.)
- Instalaciones eléctricas
- Instalaciones de emergencia
- Grupo eléctrico

EN CASA HABITACION

PLANTA ESCALA REDUCIDA CON INSTRUCCIONES PARA LOS CUERPOS DE FUERZAS DE SEGURIDAD Y CORTELL

NOTA:

EL ALARMADO DE EMERGENCIA ESTA PREVISTO CON BLOQUES AUTOMÁTICOS CON FUENTE DE ALIMENTACION PROPIA Y UNA AUTOMATICA DE 1 HORA.

DIAMETRO CONEXIONADO TUBOS

BOCA DE INCENDIOS EQUIPADA

ALTIMETRO COLGADO B.I.E.S

PGDIBALEAR SL
 Calle Gremi de Fidejamenters, 3
 07560 CALA MILLOR
 TEL: 971 43 67 67
 www.pgdi.es | pgdi@pgdi.es

PROMOTOR:
ANLUGA S.A.

PROYECTO:
**REFORMA
 INSTALACIONES
 COMPLETAS**

SITUACION OBRA:
**C/ ESTANYOL, 13
 07560 CALA
 MILLOR
 T.M SANT
 LLORENÇ DES
 CARDASSAR**

PLANO:
**PL. BAJA
 EDIFICIO B
 CONTRA
 INCENDIOS**

FECHA: **DICIEMBRE-2025**

REVISIONES:

FECHA	FECHA

ESCALA: **1:100**

EXPONENTE: **378.00**

TIPO PLANO: **CI.10**

EL INGENIERO:

ROQUE A. VILCHER MARTIN
 ING. INDUSTRIAL C.O. 397

